



CORPO CENTRALE E AI POSTICHE  
PIANTA PIANO TERRA

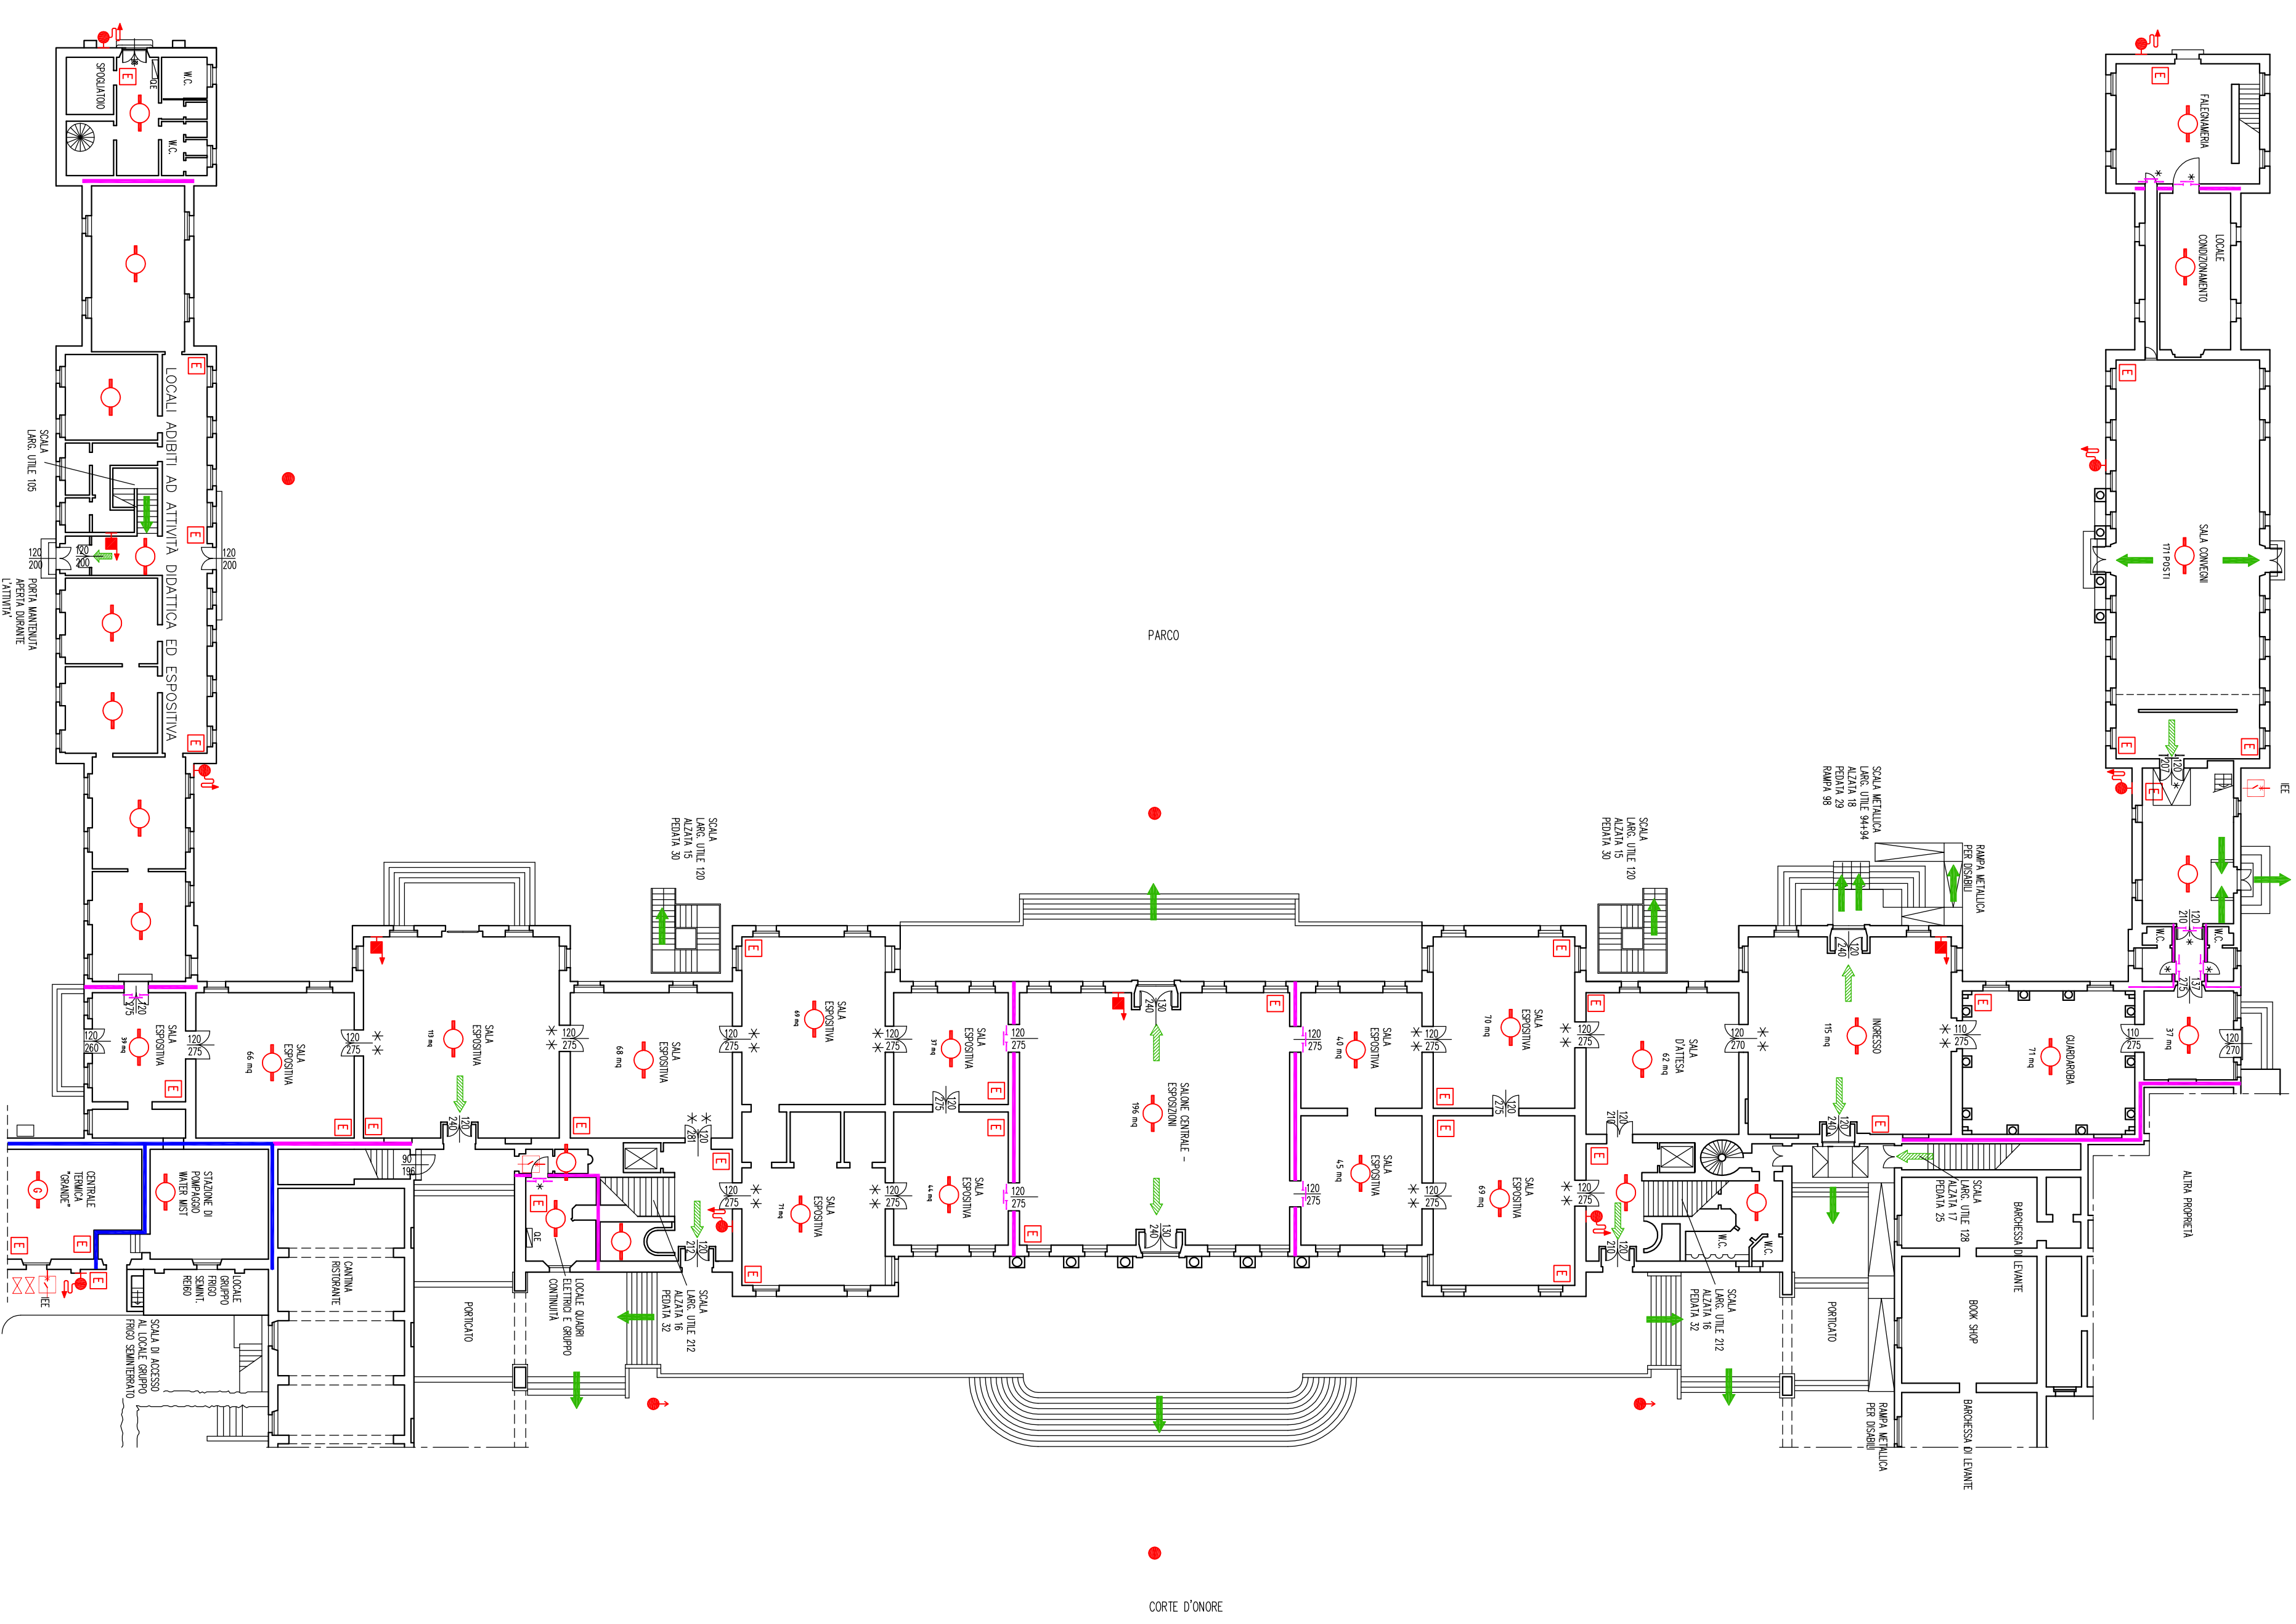


CORPO CENTRALE E AI POSTICHE  
PIANTA PIANO PRIMO

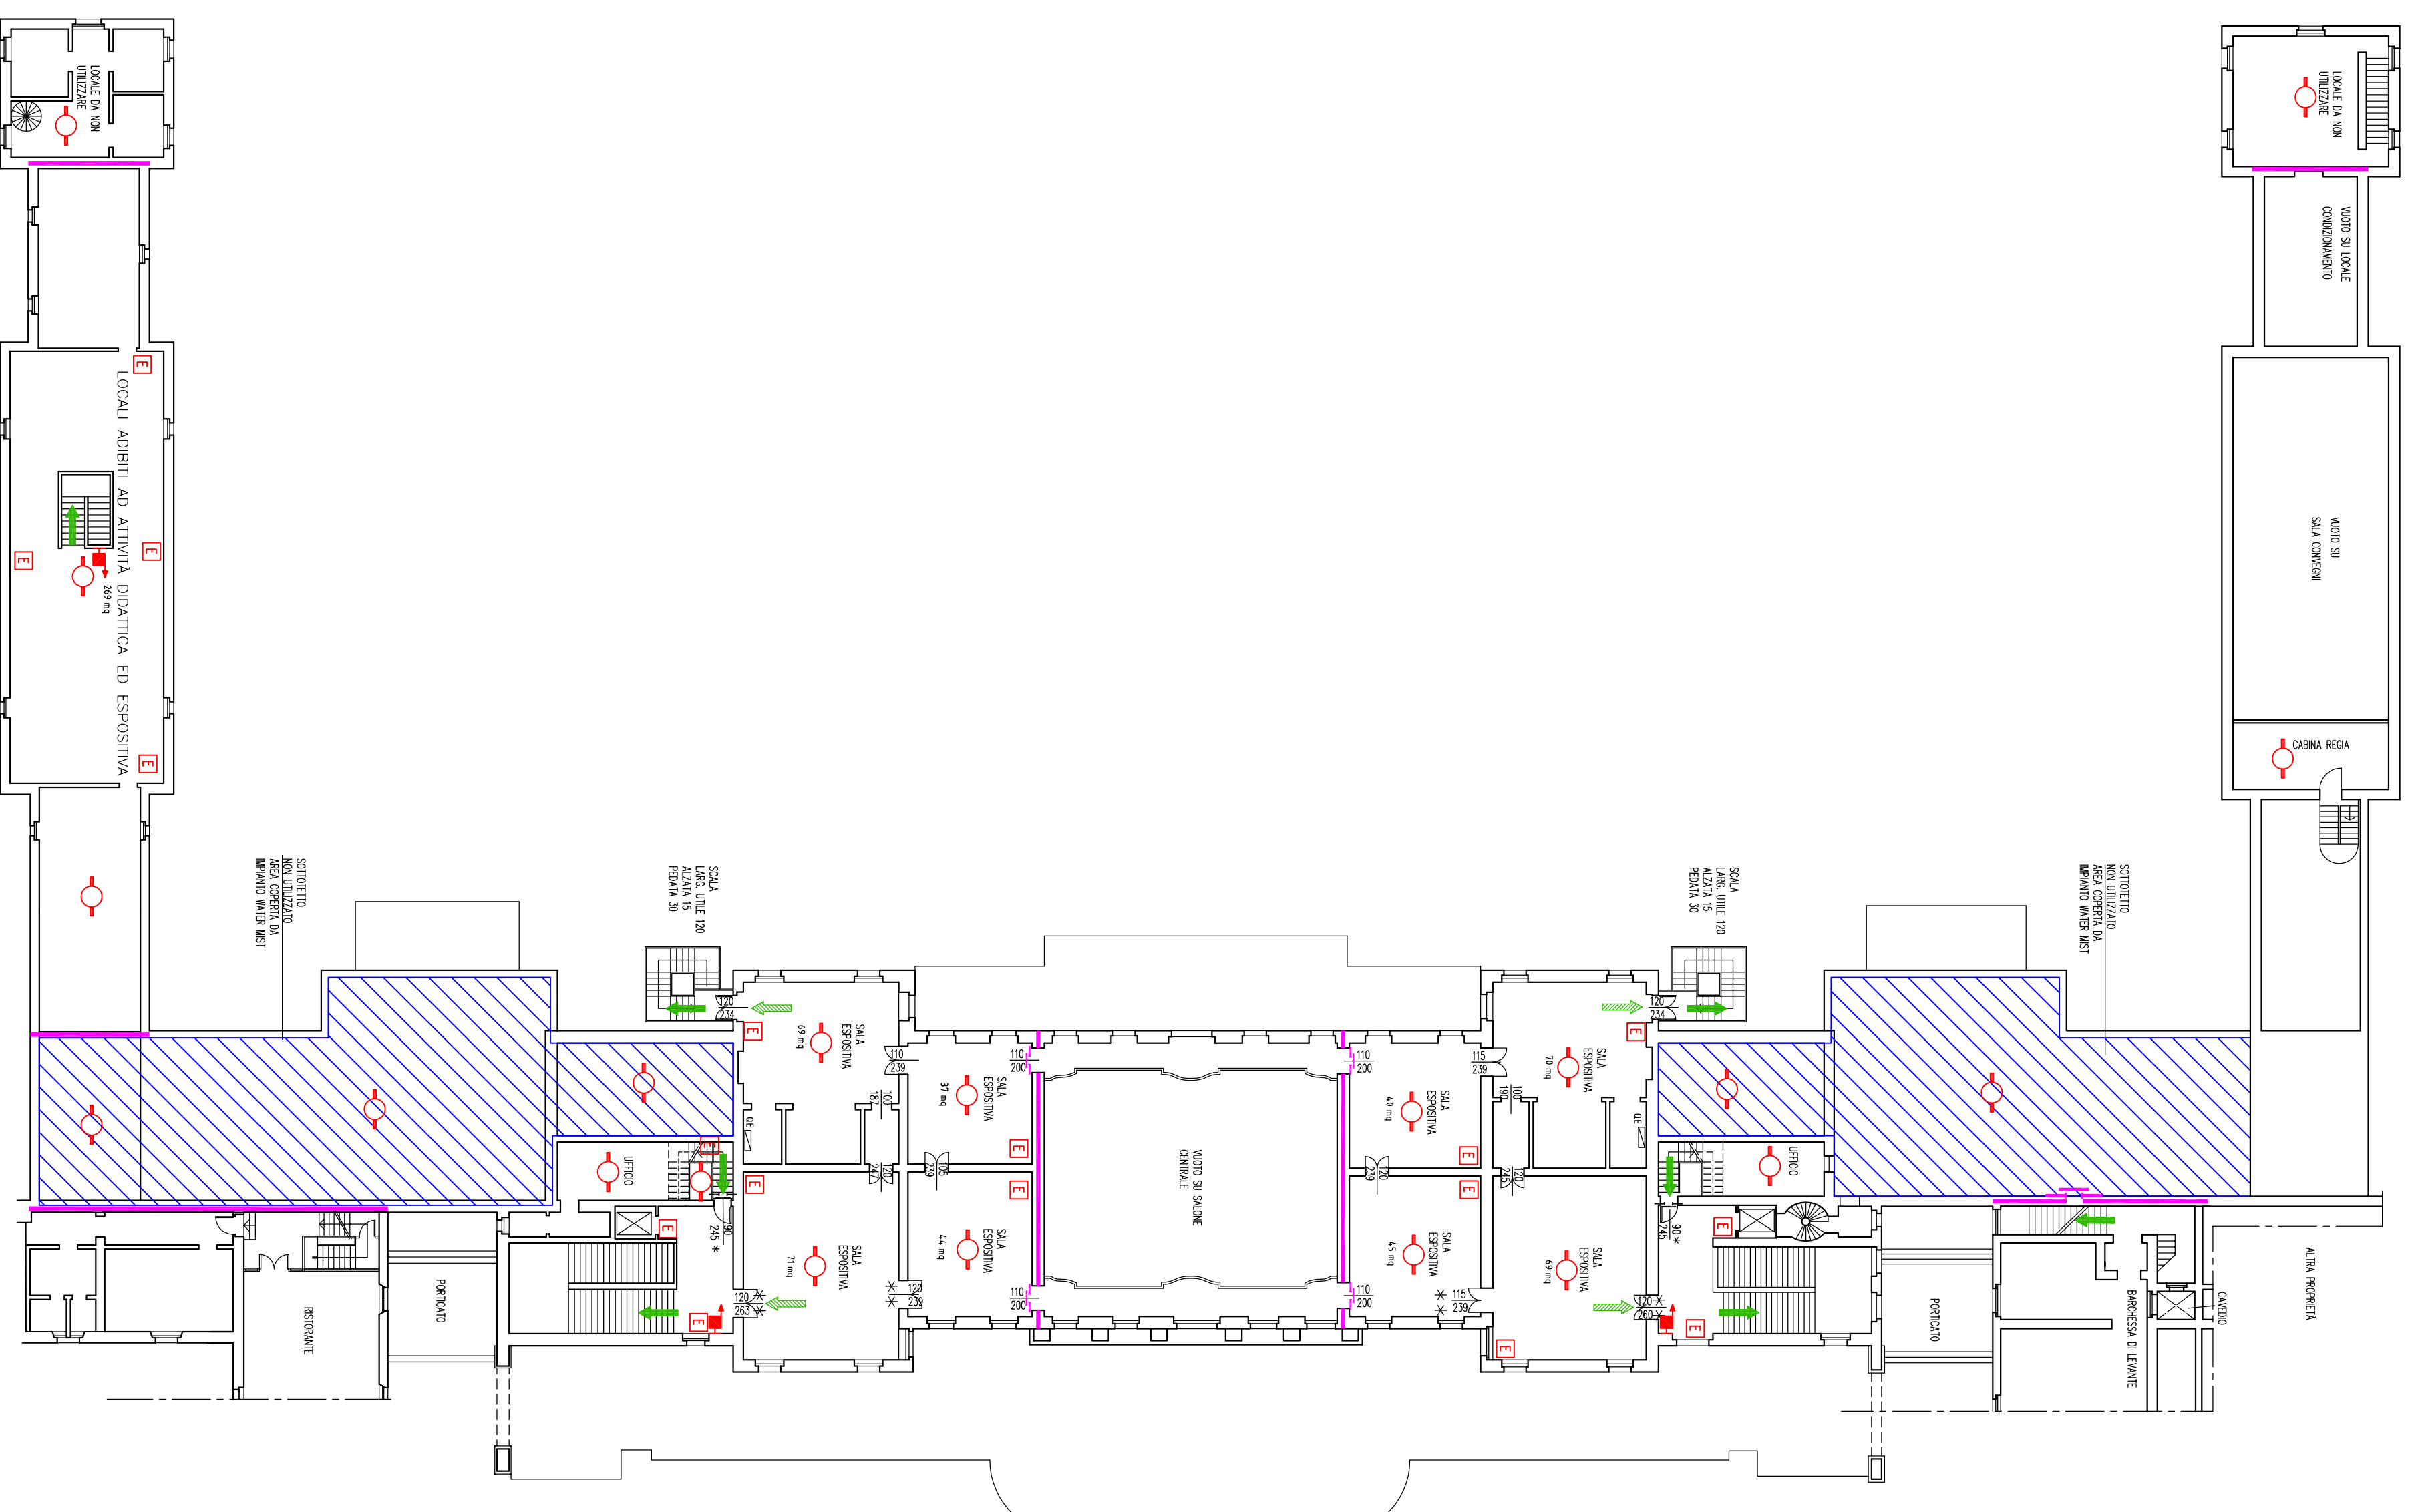

LEGENDA

	IDRANTE SOTTOSUOLO
	IDRANTE A COLONNA SOSPESO
	IDRANTE A MURO
	NAPPO
	ESTINTORE
	INTERRUTTORE ELETTRICO DI EMERGENZA
	PULSANTE PER SENNALEZIONE MANUALE DI INCENDIO
	AREA O LOCALE COPERTO DA IMPIANTO DI RILEVAZIONE INCENDI SECONDO UNI 9795 (DEL TIPO PUNTUALE O A BARRETTA LINEARE)
	VALVOLE DI INTERCETTAZIONE GAS MEMNO
	SIRENA DI ALLARME INCENDIO
	AREA O LOCALE COPERTO DA RILEVATORI DI GAS
	VIA DI USCITA ORIZZONTALE
	VIA DI USCITA VERSO IL BASSO
	VIA DI USCITA VERSO L'ALTO
	COMPARTIMENTAZIONE RE/EI 60
	COMPARTIMENTAZIONE RE/EI 120
	PORTA FACILITATA
	PORTA FACILITAZIONE ESISTENTE
	PORTA MANTENUTA IN SISA E APERTA IN ORDINO DI APERTURA
	**

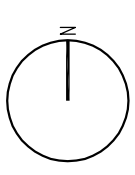

Agg: \_\_\_\_\_ Visto: \_\_\_\_\_  
 Agg: \_\_\_\_\_ Visto: \_\_\_\_\_

Committente:  
**AZIENDA SPECIALE VILLA MANIN**  
 PIAZZA DEI DOGI, LOC. PASSARIANO  
 CODUROPO (UD)

Oggetto:  
 RICHIESTA DI VALUTAZIONE DEL PROGETTO DI PREVENZIONE INCENDI  
 PRATICA WF. N. 4762

CORPO CENTRALE E AI POSTICHE, PIANI TERRA E PRIMO

STUDIO TECNICO BARRO  
 ingegneria integrata  
 Ing. Roberto Barro - per. Ind. Carlo Barro  
 Idee - Via Manin, 180/11 - Tel. 0432 52100 - Fax 0432 52180

A TIRATURA DI LAVORO LO STUDIO E' PROPRIETARIO DI QUESTO DISEGNO E NE VIETA LE REPRODUZIONI ANCHE PARZIALI SENZA SUOI AUTORIZZAZIONI

Tov. n. **1**

Scala: 1:250  
 Data: DIC. 2015  
 File:  
 Disegni: